


Условные обозначения

- | | | | | | | | |
|--|---|--|--------------------------------|--|---|--|---|
| | существующий водопровод, ПВХ | | существующий водопровод, чугун | | существующая канализационная сеть | | перспективный водопровод |
| | существующий водопровод, сталь | | водопроводный колодец | | существующая канализационная сеть | | перспективная скважина |
| | пожарный кран | | пожарный гидрант | | существующая очистная станция | | перспективная водонапорная башня |
| | скважина | | водонапорная башня | | перспективная канализационная сеть | | перспективный резервуар чистой воды |
| | резервуар чистой воды | | насосная станция | | перспективная очистная станция | | перспективная насосная станция |
| | насосная станция | | вадоем | | лес | | сельскохозяйственные и промышленные предприятия |
| | вадоем | | лес | | сельскохозяйственные и промышленные предприятия | | кладбище |
| | сельскохозяйственные и промышленные предприятия | | кладбище | | памятник культуры | | религиозное учреждение |
| | памятник культуры | | религиозное учреждение | | жилой дом | | жилой дом |
| | религиозное учреждение | | жилой дом | | | | |


Схема расположения листов

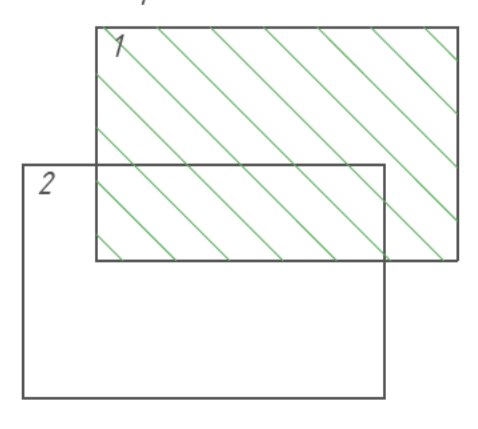

					ТО-03-007.ВС.19		
					Схема водоснабжения и водоотведения		
					п. Томинский		
					Масштаб 1:2500		
					ХАРЬКОВ ПРОЕКТИРОВАНИЕ		
					Формат А1		

Изм.	Кол. ч.	Лист	№ док.	Подп.	Дата
Разраб.	Вьюхов Р.С.				19.04.19
Пров.	Вьюхов А.С.				19.04.19
Г. Контр.	Вьюхов Р.С.				19.04.19
Н. контр.	Харьков Д.Б.				19.04.19
Этв.	Губайдарова Т.А.				

Стадия	Лист	Листов
	1	2

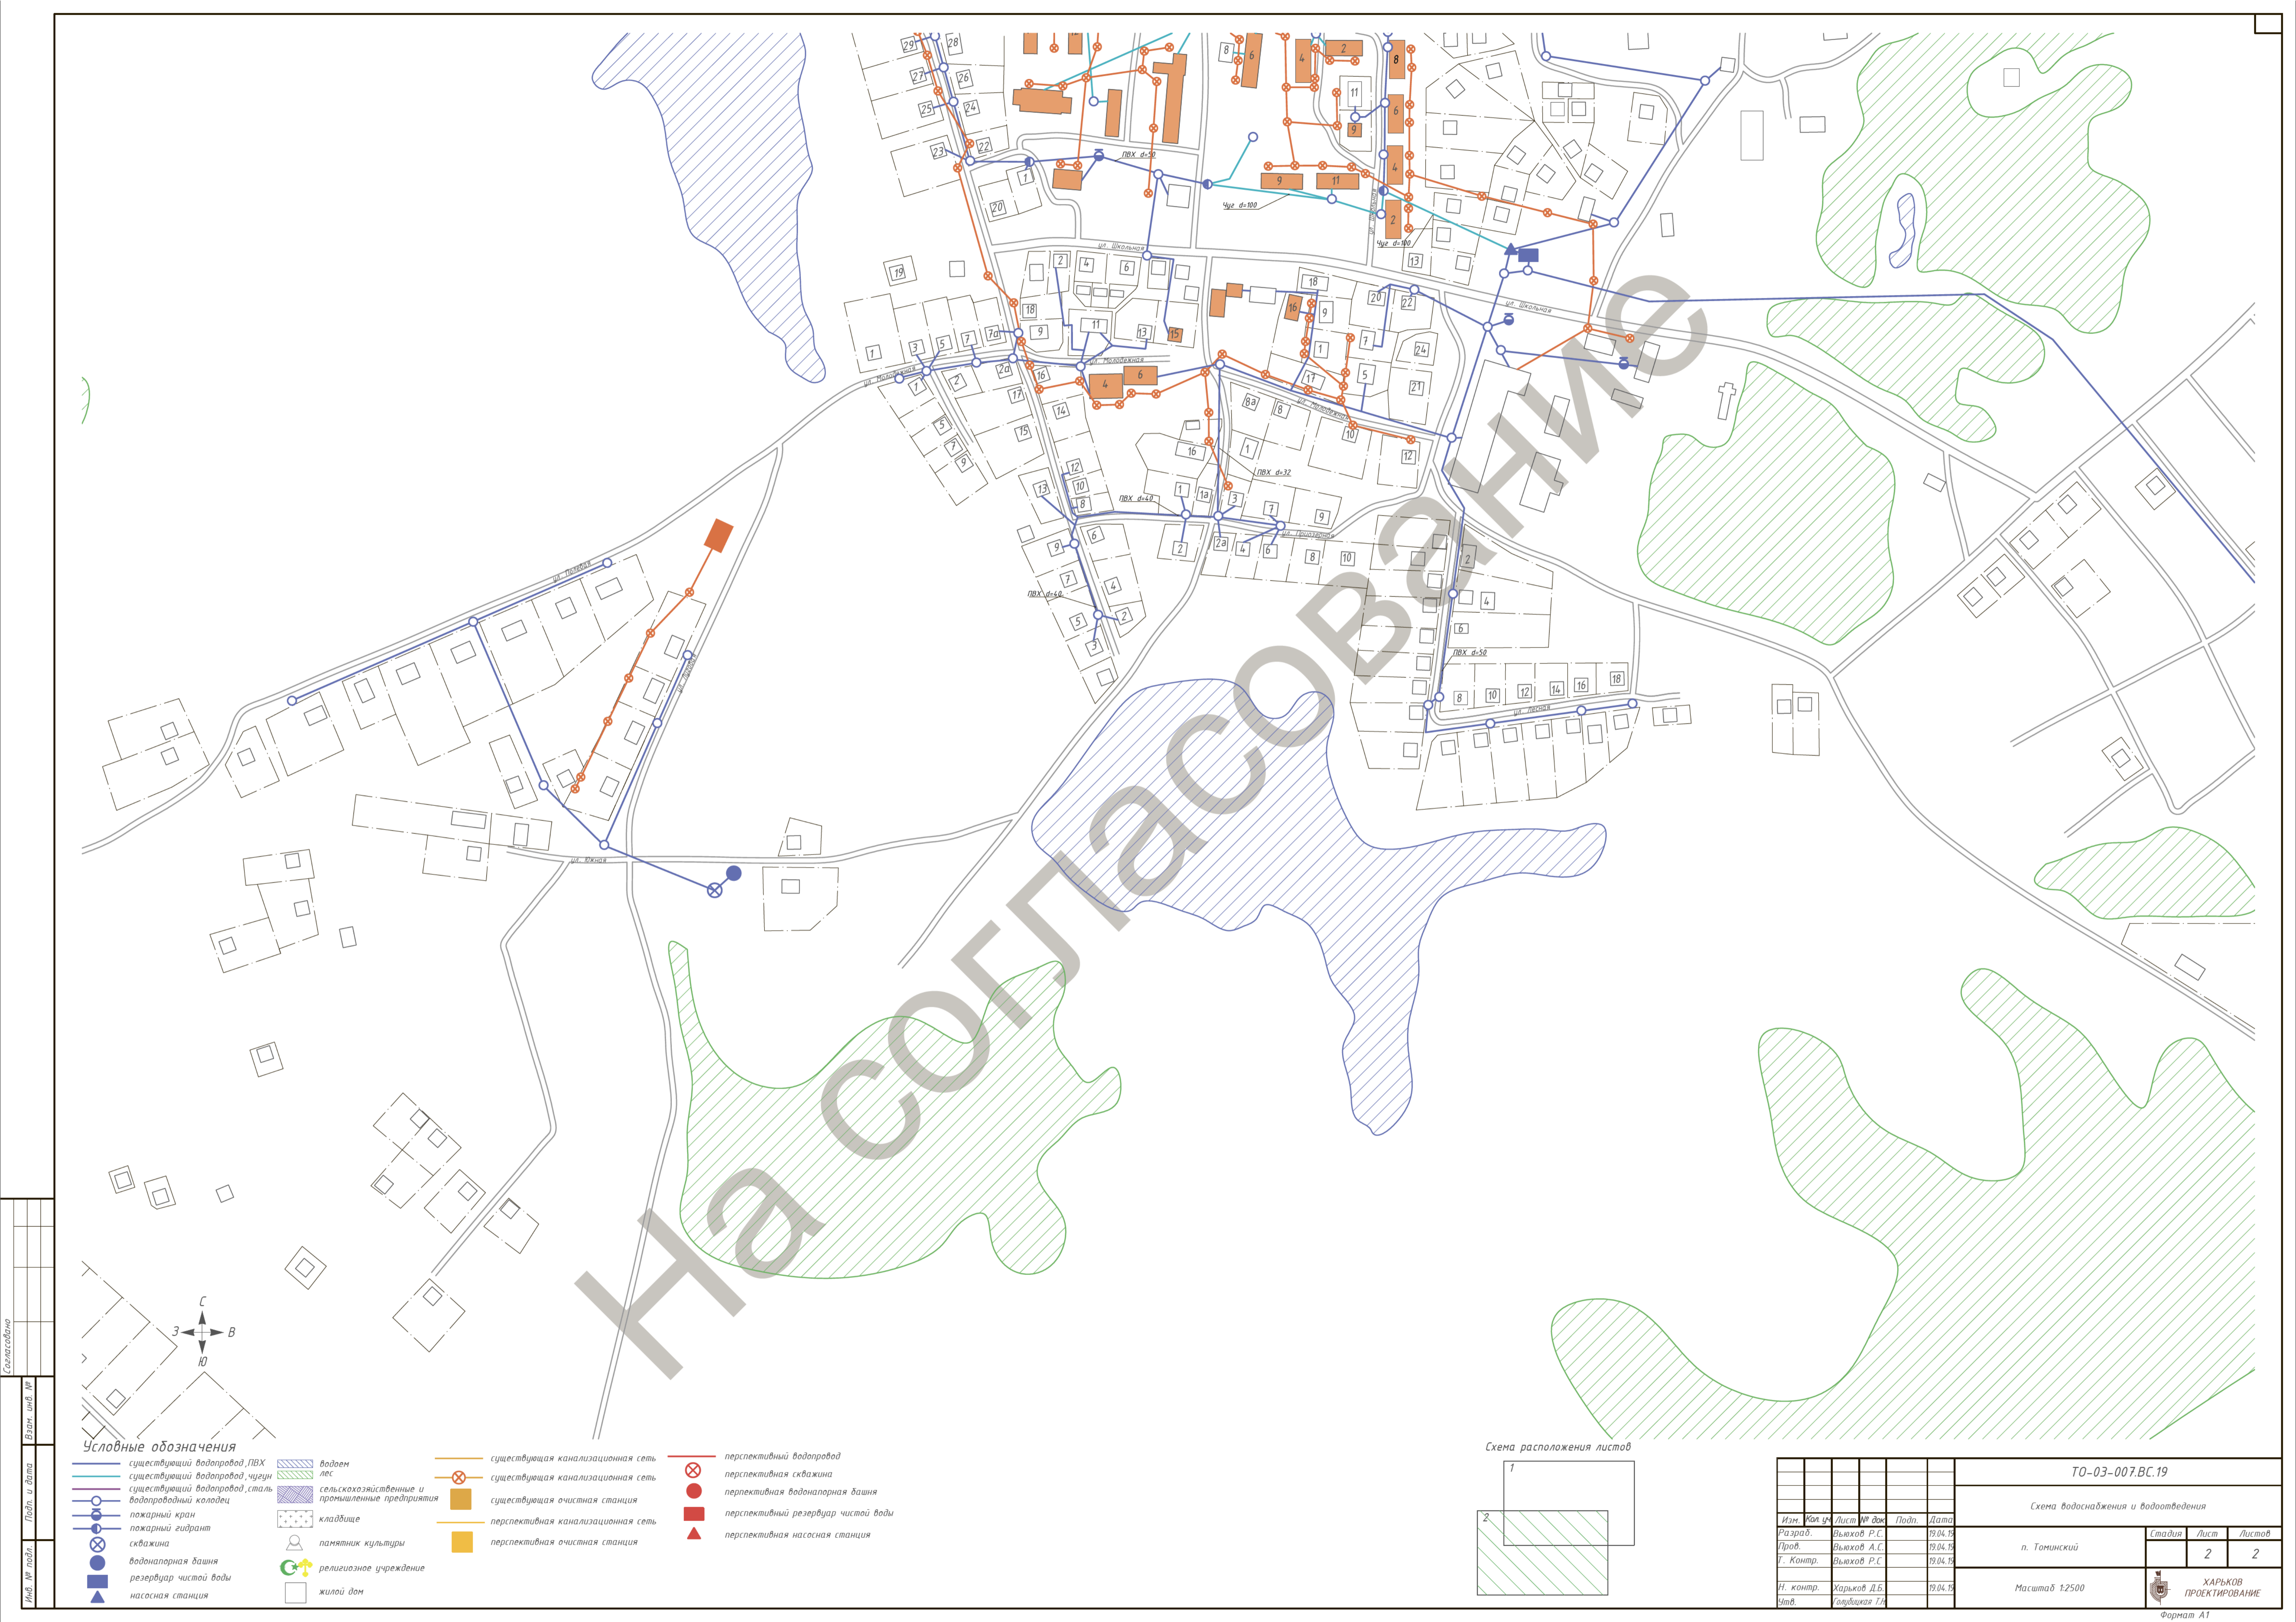

- Условные обозначения**
- существующий водопровод, ПВХ
 - существующий водопровод, чугун
 - существующий водопровод, сталь
 - водопроводный колодец
 - ⊗ пожарный кран
 - ⊗ скважина
 - водонапорная башня
 - резервуар чистой воды
 - ▲ насосная станция
 - ▨ водоем
 - ▨ лес
 - ▨ сельскохозяйственные и промышленные предприятия
 - ▨ кладбище
 - Ⓕ памятник культуры
 - Ⓕ религиозное учреждение
 - жилой дом
 - существующая канализационная сеть
 - перспективная канализационная сеть
 - существующая очистная станция
 - перспективная очистная станция
 - ⊗ перспективный водопровод
 - перспективная скважина
 - перспективная водонапорная башня
 - перспективный резервуар чистой воды
 - ▲ перспективная насосная станция



					ТО-03-007.ВС.19			
					Схема водоснабжения и водоотведения			
					п. Томинский			
					Масштаб 1:2500			
					ХАРЬКОВ ПРОЕКТИРОВАНИЕ			
					Формат А1			
Изм.	Кол. ч.	Лист	№ док.	Подп.	Дата	Статус	Лист	Листов
Разраб.		Вьюхов Р.С.			19.04.19		2	2
Пров.		Вьюхов А.С.			19.04.19			
Г. Контр.		Вьюхов Р.С.			19.04.19			
Н. контр.		Харьков Д.Б.			19.04.19			
Этв.		Губайдарова Т.А.						




На согласование


Условные обозначения

- | | | |
|------------------------------------|---|-------------------------------------|
| существующий водопровод, ПВХ | водоем | перспективный водопровод |
| существующий водопровод, чугун | лес | перспективная скважина |
| существующий водопровод, сталь | сельскохозяйственные и промышленные предприятия | перспективная водонапорная башня |
| водопроводный колодец | кладбище | перспективный резервуар чистой воды |
| пожарный кран | памятник культуры | перспективная насосная станция |
| пожарный гидрант | религиозное учреждение | |
| скважина | жилой дом | |
| водонапорная башня | | |
| резервуар чистой воды | | |
| насосная станция | | |
| существующая канализационная сеть | | |
| существующая канализационная сеть | | |
| существующая очистная станция | | |
| перспективная канализационная сеть | | |
| перспективная очистная станция | | |

Схема расположения листов

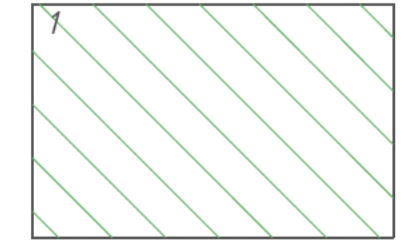


					ТО-03-007.ВС.19				
					Схема водоснабжения и водоотведения				
					п. Томино		Страница	Лист	Листов
					Масштаб 1:2500		1		1
Изм.	Кол. ч.	Лист	№ док.	Подп.	Дата				
Разраб.		Вьюхов Р.С.			19.04.19				
Пров.		Вьюхов А.С.			19.04.19				
Г. Контр.		Вьюхов Р.С.			19.04.19				
Н. контр.		Харьков Д.Б.			19.04.19				
Этв.		Гавришская Т.А.							
					ХАРЬКОВ		ПРОЕКТИРОВАНИЕ		
					Формат А1				

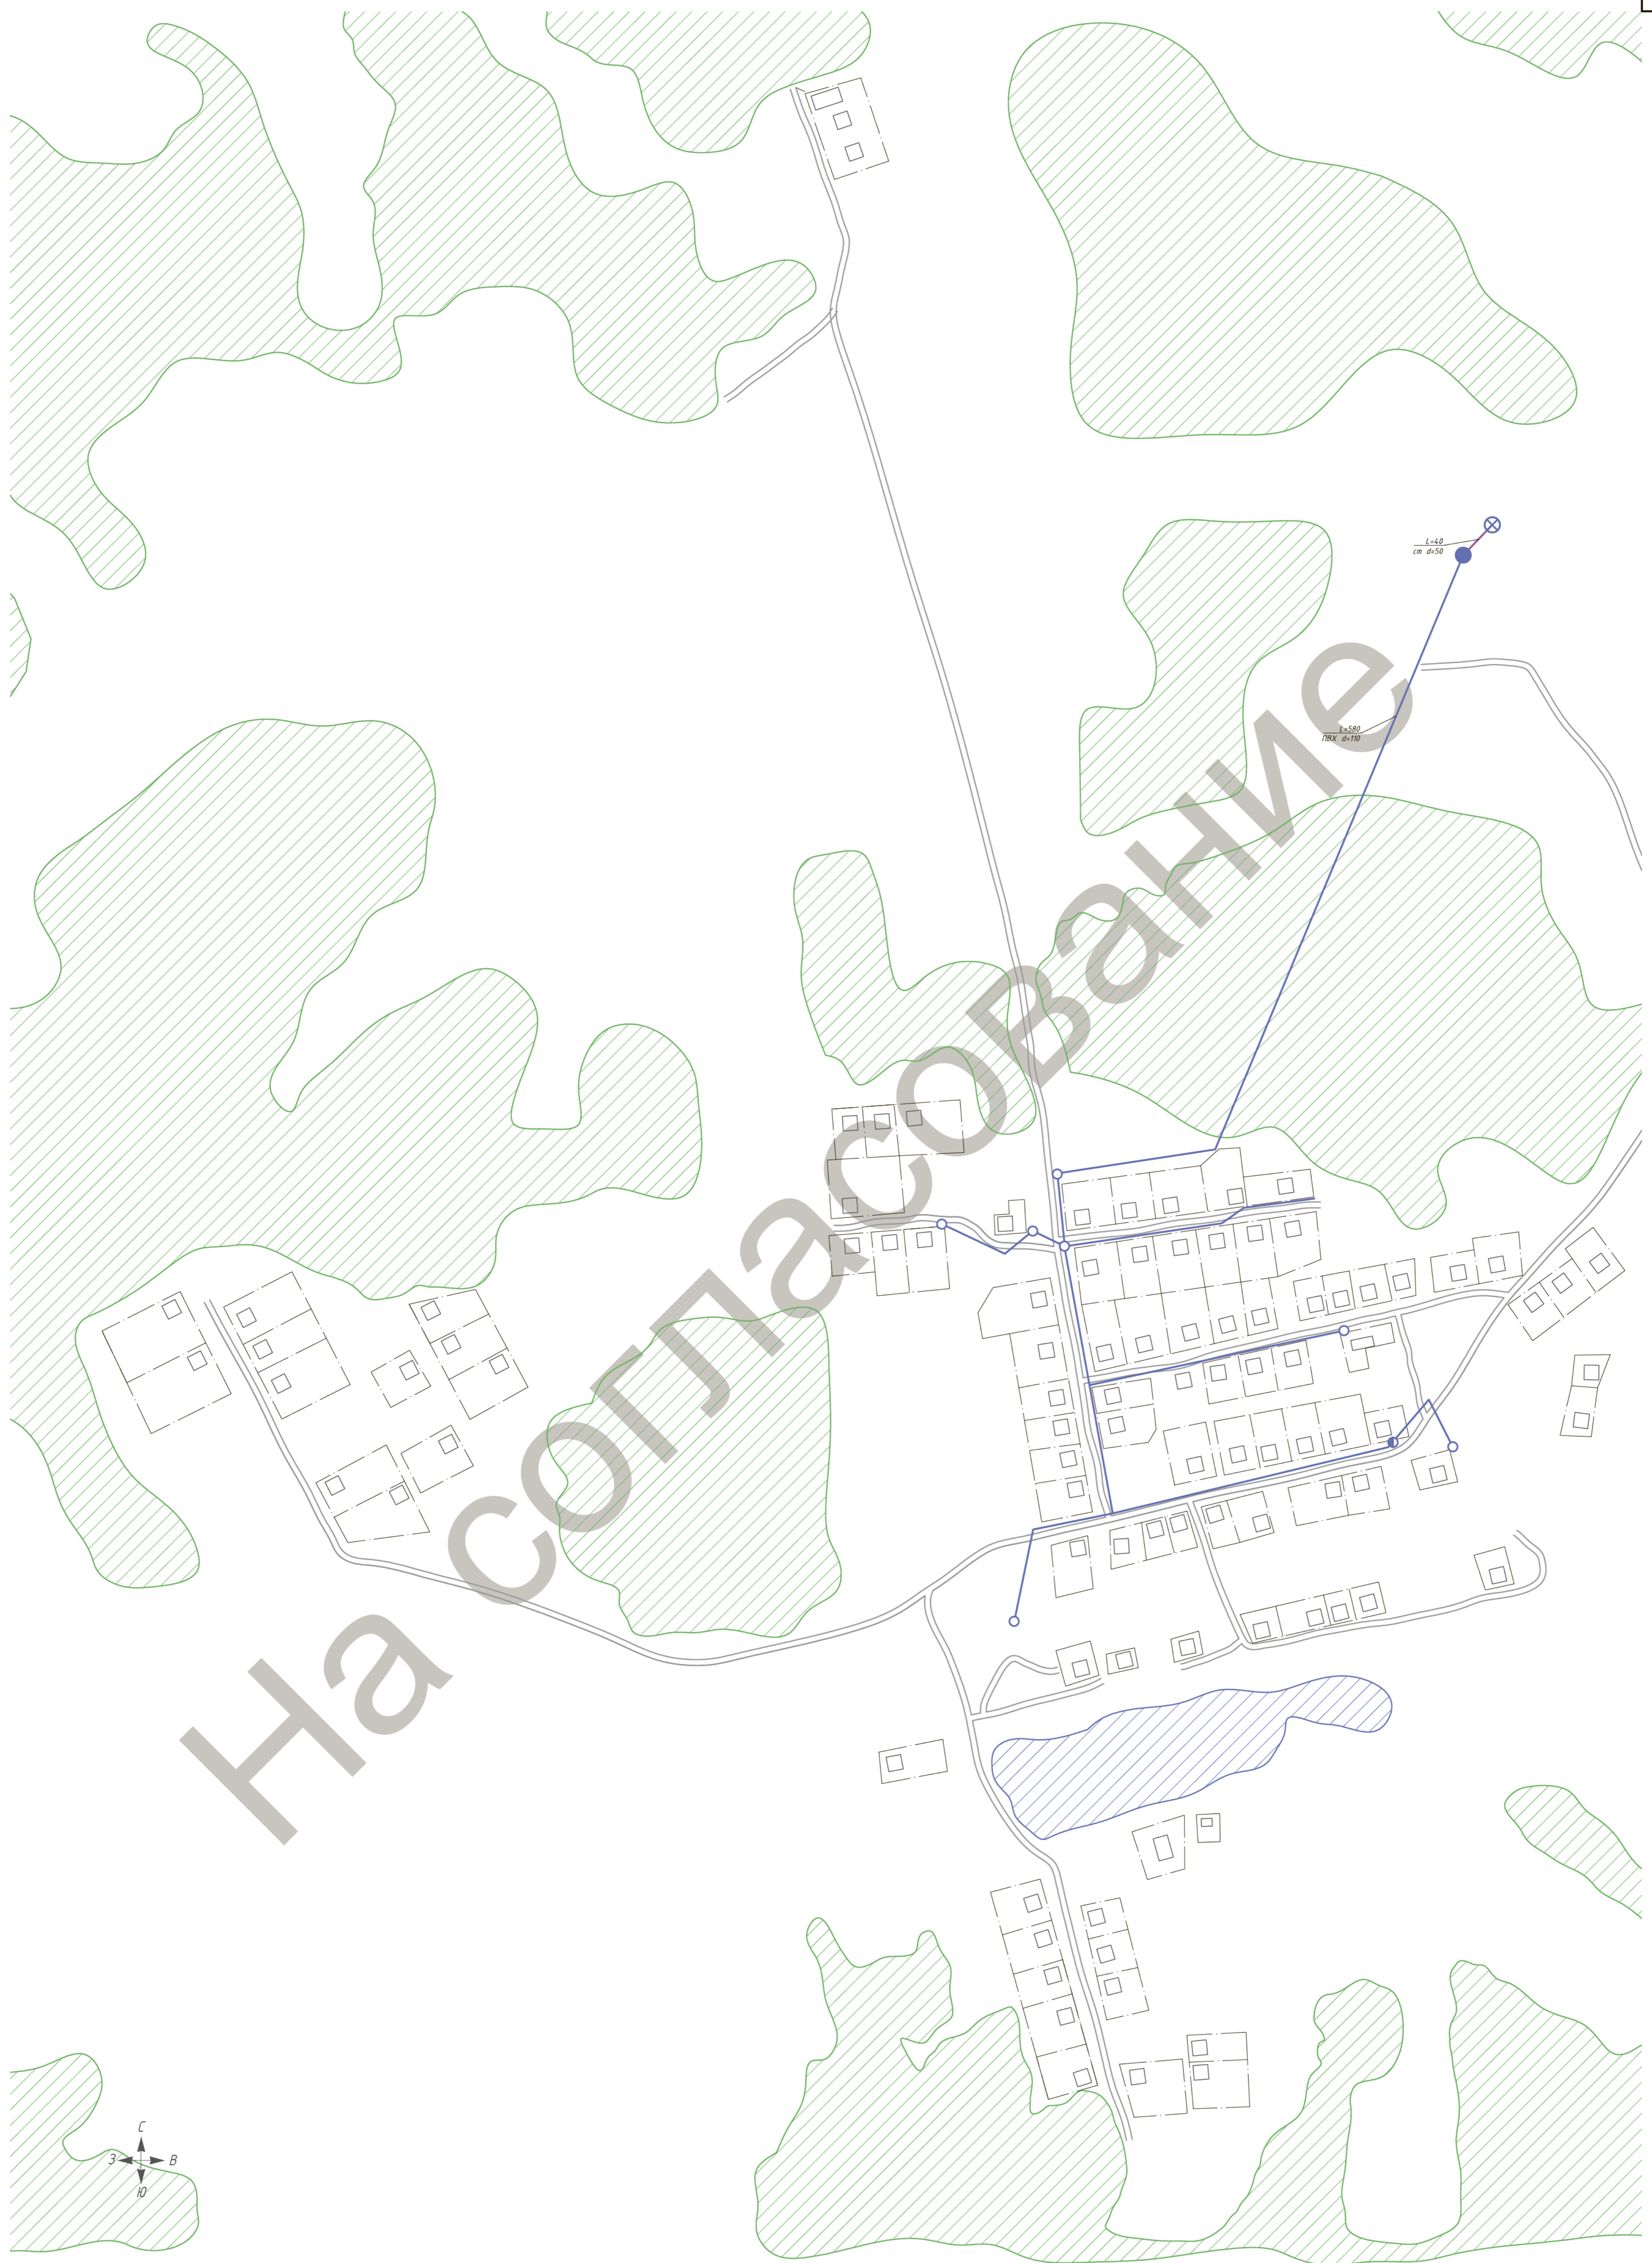

На согласование

- Условные обозначения**
- существующий водопровод, ПВХ
 - существующий водопровод, чугун
 - существующий водопровод, сталь
 - водопроводный колодец
 - пожарный кран
 - пожарный гидрант
 - скважина
 - водонапорная башня
 - резервуар чистой воды
 - насосная станция
 - водоем
 - лес
 - сельскохозяйственные и промышленные предприятия
 - кладбище
 - памятник культуры
 - религиозное учреждение
 - жилой дом
 - существующая канализационная сеть
 - существующая канализационная сеть
 - существующая очистная станция
 - перспективная канализационная сеть
 - перспективная очистная станция
 - перспективный водопровод
 - перспективная скважина
 - перспективная водонапорная башня
 - перспективный резервуар чистой воды
 - перспективная насосная станция

Схема расположения листов

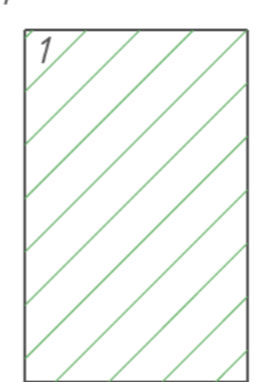


						ТО-03-007.ВС.19		
						Схема водоснабжения и водоотведения		
						п. Мичурино		
						Масштаб 1:2500		
						ХАРЬКОВ ПРОЕКТИРОВАНИЕ		
						Формат А1		
Изм.	Кол. чм.	Лист	№ док.	Подп.	Дата	Статус	Лист	Листов
Разраб.		Вьюхов Р.С.			19.04.19		1	1
Пров.		Вьюхов А.С.			19.04.19			
Г. Контр.		Вьюхов Р.С.			19.04.19			
Н. контр.		Харьков Д.Б.			19.04.19			
Ств.		Судыкина Т.А.						

Согласовано

Взам. инв. №

Подп. и дата


Инв. № подл.

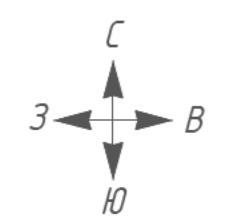

Условные обозначения

- существующий водопровод, ПВХ
- существующий водопровод, чугун
- существующий водопровод, сталь
- водопроводный колодец
- ⊗ пожарный кран
- ⊗ пожарный гидрант
- ⊗ скважина
- водонапорная башня
- резервуар чистой воды
- ▲ насосная станция
- ▨ водоем
- ▨ лес
- ▨ сельскохозяйственные и промышленные предприятия
- ⊕ кладбище
- ⊙ памятник культуры
- ⊕ религиозное учреждение
- жилой дом
- существующая канализационная сеть
- ⊗ существующая канализационная сеть
- существующая очистная станция
- перспективная канализационная сеть
- перспективная очистная станция
- перспективный водопровод
- ⊗ перспективная скважина
- перспективная водонапорная башня
- перспективный резервуар чистой воды
- ▲ перспективная насосная станция

Схема расположения листов

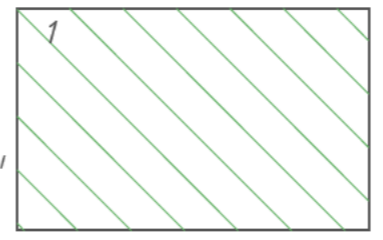

На согласование



						ТО-03-007.ВС.19			
						Схема водоснабжения и водоотведения			
Изм.	Кол. уч.	Лист	№ док.	Подп.	Дата	п. Полина	Стадия	Лист	Листов
Разраб.				Вьюхов Р.С.	19.04.19		1	1	
Пров.				Вьюхов А.С.	19.04.19				
Г. Контр.				Вьюхов Р.С.	19.04.19				
Н. контр.				Харьков Д.Б.	19.04.19	Масштаб 1:2500	 ХАРЬКОВ ПРОЕКТИРОВАНИЕ		
Чтв.				Голуницкая Т.Н.					

Согласовано

Взам. инв. №

Подп. и дата

Инв. № подл.

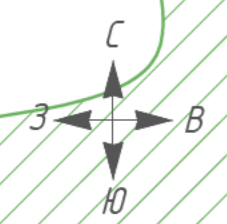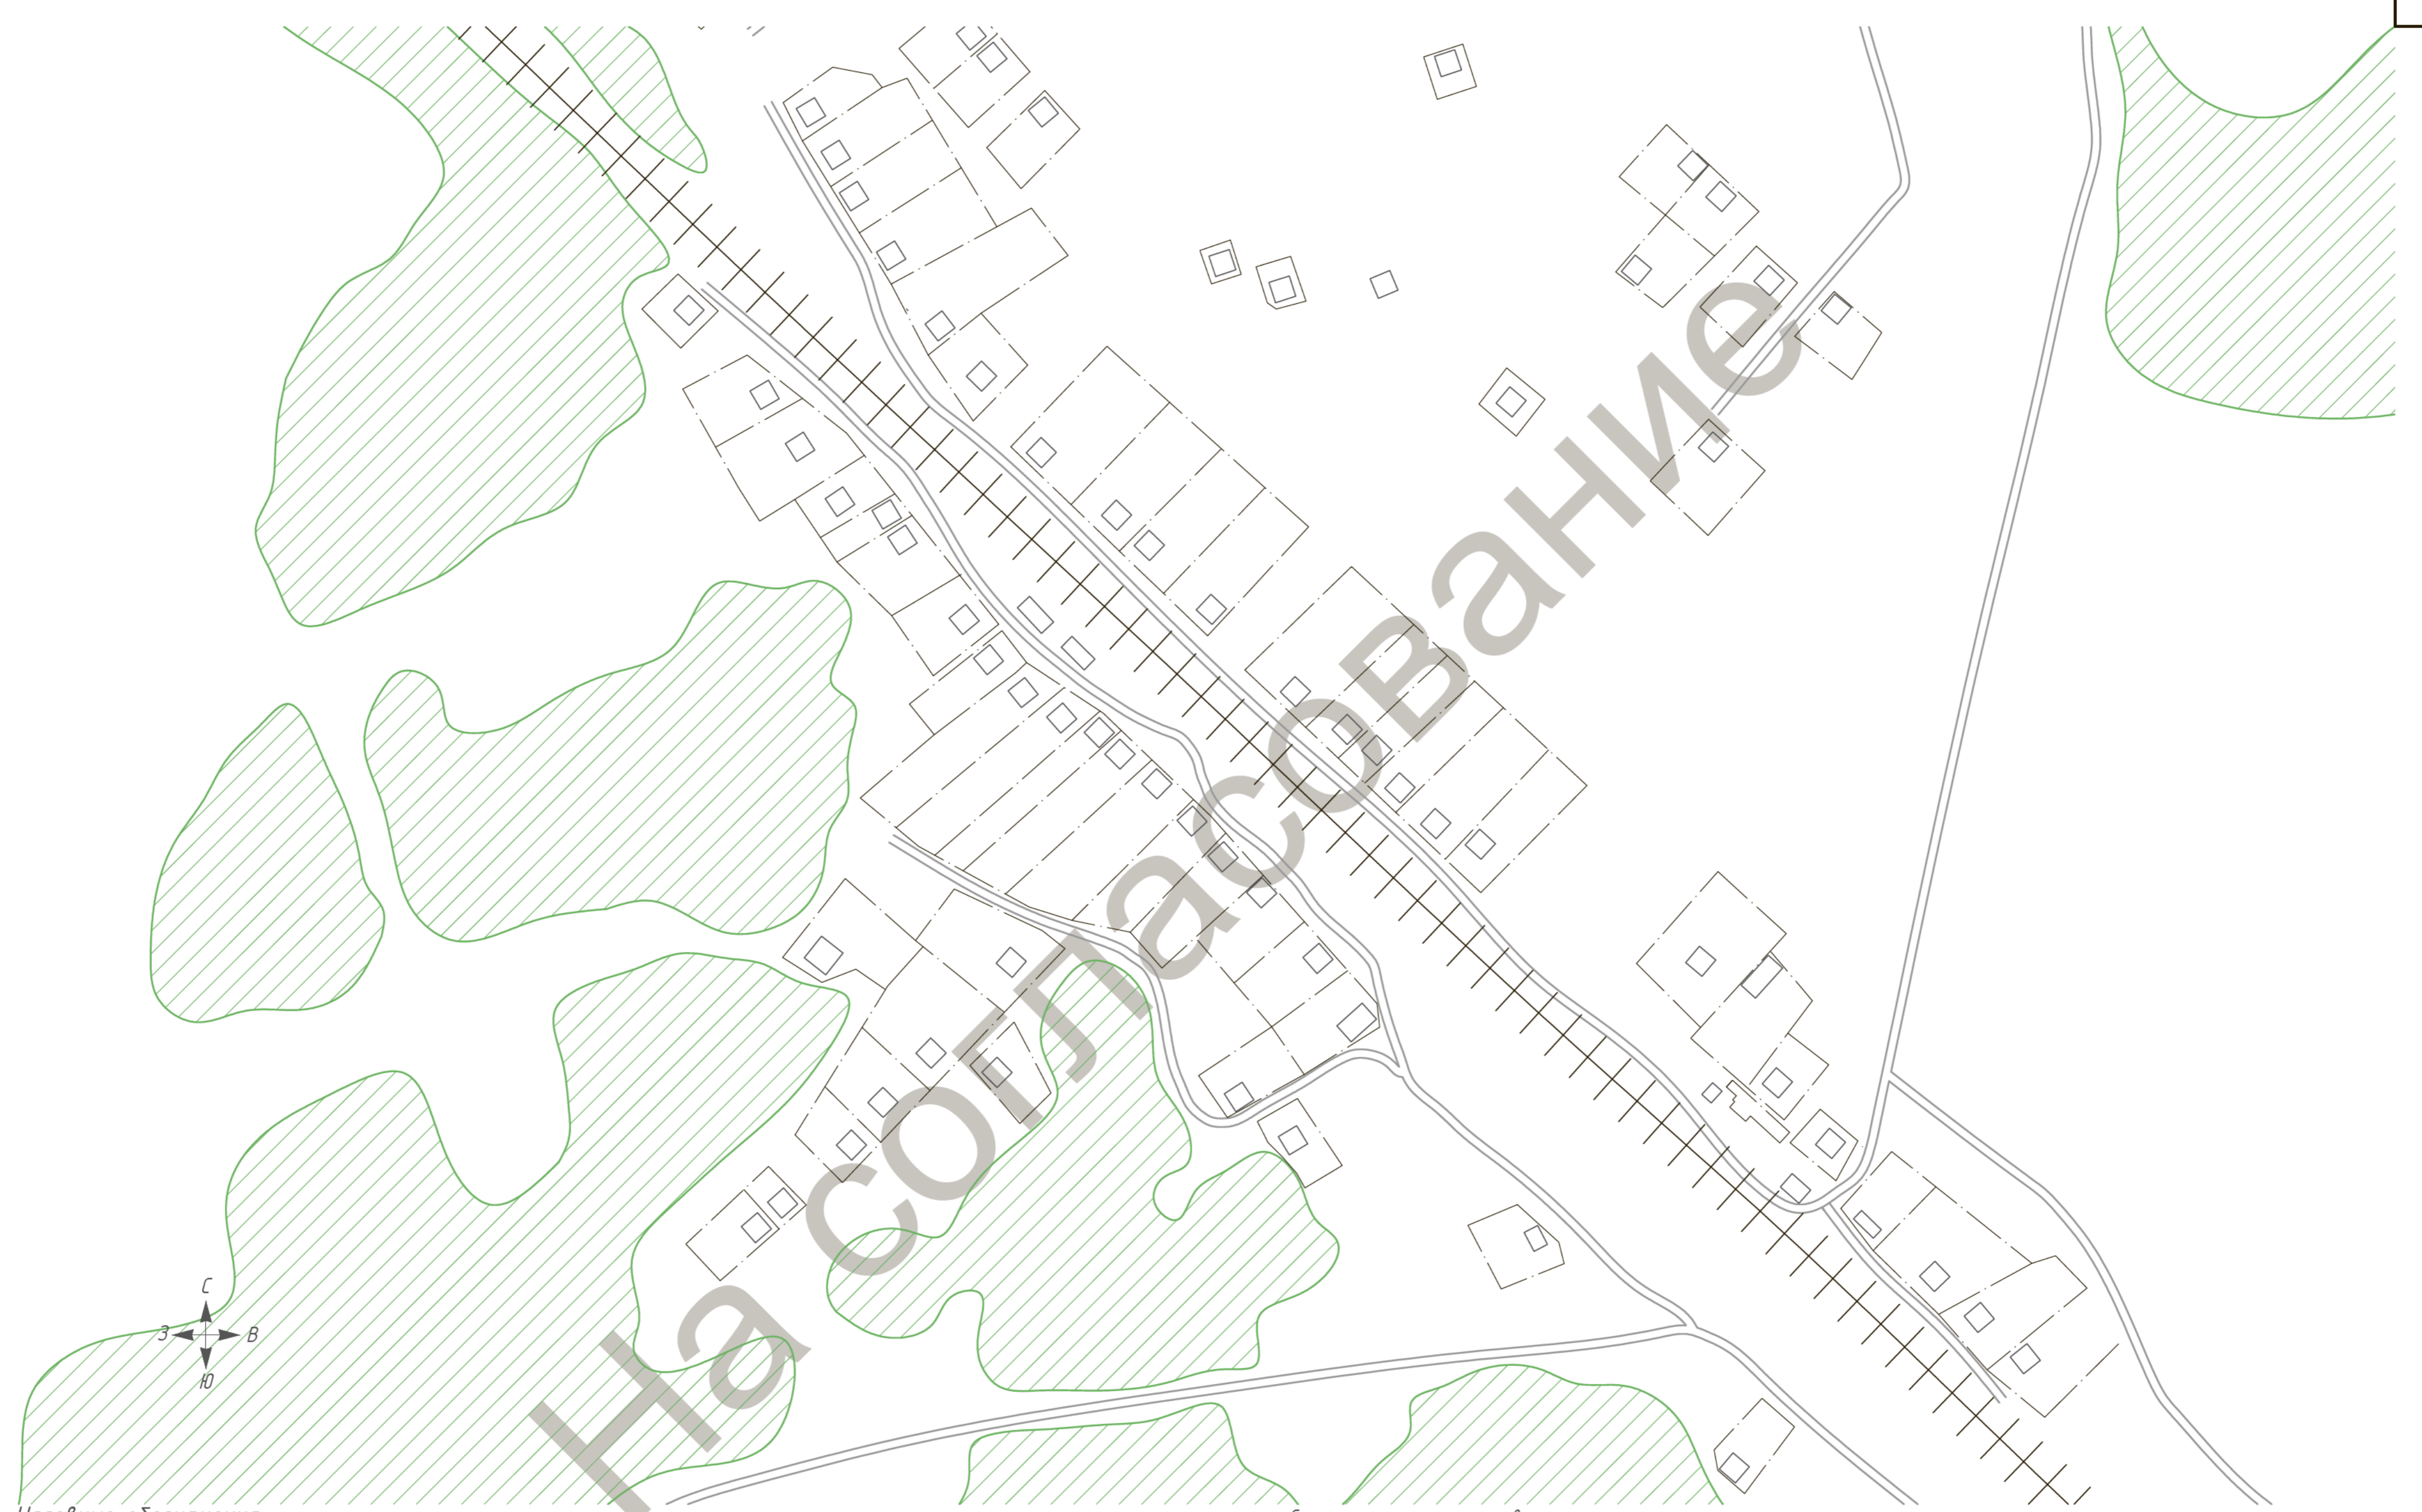


Условные обозначения

- существующий водопровод, ПВХ
- существующий водопровод, чугун
- существующий водопровод, сталь
- водопроводный колодец
- пожарный кран
- пожарный гидрант
- скважина
- водонапорная башня
- резервуар чистой воды
- насосная станция
- водоем
- лес
- сельскохозяйственные и промышленные предприятия
- кладбище
- памятник культуры
- религиозное учреждение
- жилой дом

- существующая канализационная сеть
- существующая канализационная сеть
- существующая очистная станция
- перспективная канализационная сеть
- перспективная очистная станция

- перспективный водопровод
- перспективная скважина
- перспективная водонапорная башня
- перспективный резервуар чистой воды
- перспективная насосная станция

Схема расположения листов

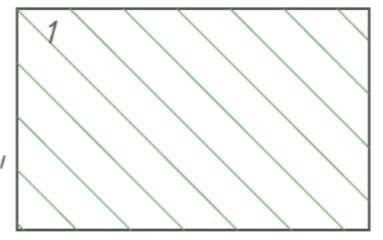

						ТО-03-007.ВС.19			
						Схема водоснабжения и водоотведения			
Изм.	Кол. уч.	Лист	№ док.	Подп.	Дата	д. Томино	Стадия	Лист	Листов
Разраб.				Вьюхов Р.С.	19.04.19			1	1
Пров.				Вьюхов А.С.	19.04.19				
Г. Контр.				Вьюхов Р.С.	19.04.19				
Н. контр.				Харьков Д.Б.	19.04.19	Масштаб 1:2500	 ХАРЬКОВ ПРОЕКТИРОВАНИЕ		
Чтв.				Голубицкая Т.Н.					